

LEYENDA PROTECCION CONTRA INCENDIOS

	LUZ DE EMERGENCIA EMPOTRADA
	EXTINTOR 21A-1138
	BOCA DE INCENDIO EQUIPADA, 25mm
	SIRENA DEL SISTEMA DE ALARMA
	PULSADOR DE ALARMA
	DETECTOR ÓPTICO



UNIVERSIDAD  
DE  
SANTIAGO DE  
COMPOSTELA

CENTRO SINGULAR DE INVESTIGACIÓN EN  
TECNOLOGÍAS DE LA INVESTIGACIÓN

PLAN DE AUTOPROTECCION  
EDIFICIO CITIUS

LOCALIDAD  
SANTIAGO DE COMPOSTELA - A CORUÑA

PCI-01


SOCIEDAD DE PREVENCIÓN ASEPEYO

PLANO

PROTECCIÓN CONTRA INCENDIOS. SEMISÓTANO

FECHA  
JULIO 2014

ESCALA  
1:100

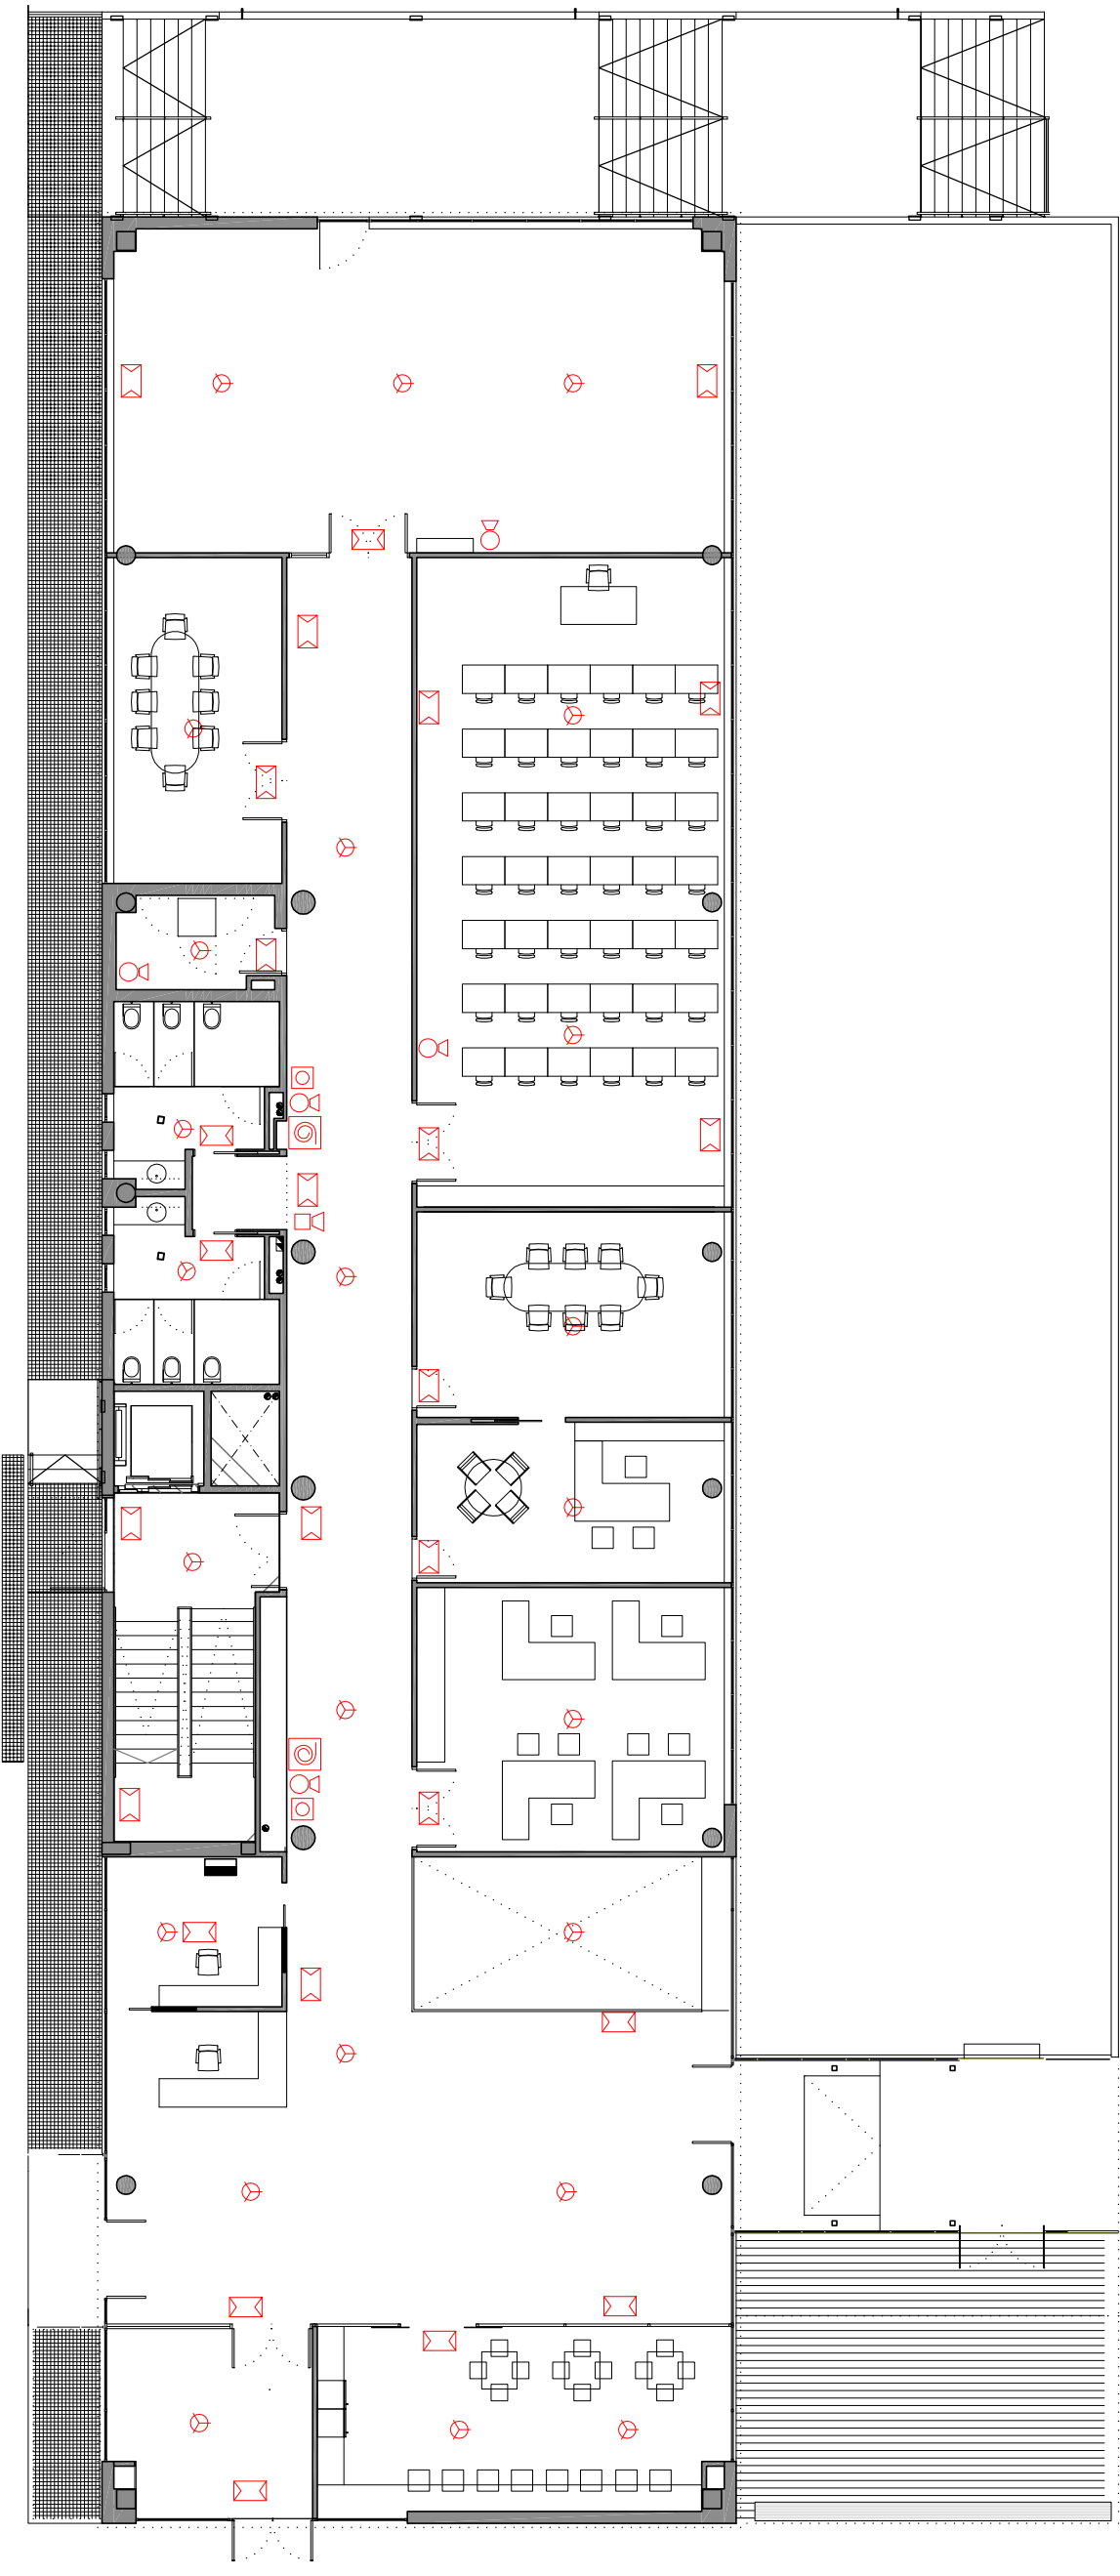

LEYENDA PROTECCION CONTRA INCENDIOS

	LUZ DE EMERGENCIA EMPOTRADA
	EXTINTOR 21A-113B
	BOCA DE INCENDIO EQUIPADA, 25mm
	SIRENA DEL SISTEMA DE ALARMA
	PULSADOR DE ALARMA
	DETECTOR ÓPTICO



UNIVERSIDAD DE SANTIAGO DE COMPOSTELA

CENTRO SINGULAR DE INVESTIGACIÓN EN TECNOLOGÍAS DE LA INVESTIGACIÓN

PLAN DE AUTOPROTECCION EDIFICIO CITIUS


LOCALIDAD SANTIAGO DE COMPOSTELA - A CORUÑA

SOCIEDAD DE PREVENCIÓN ASEPEYO

N.º DE PLANO  
PCI-02

PLANO  
PROTECCIÓN CONTRA INCENDIOS. PLANTA BAJA

FECHA  
JULIO 2014  
ESCALA  
1:100

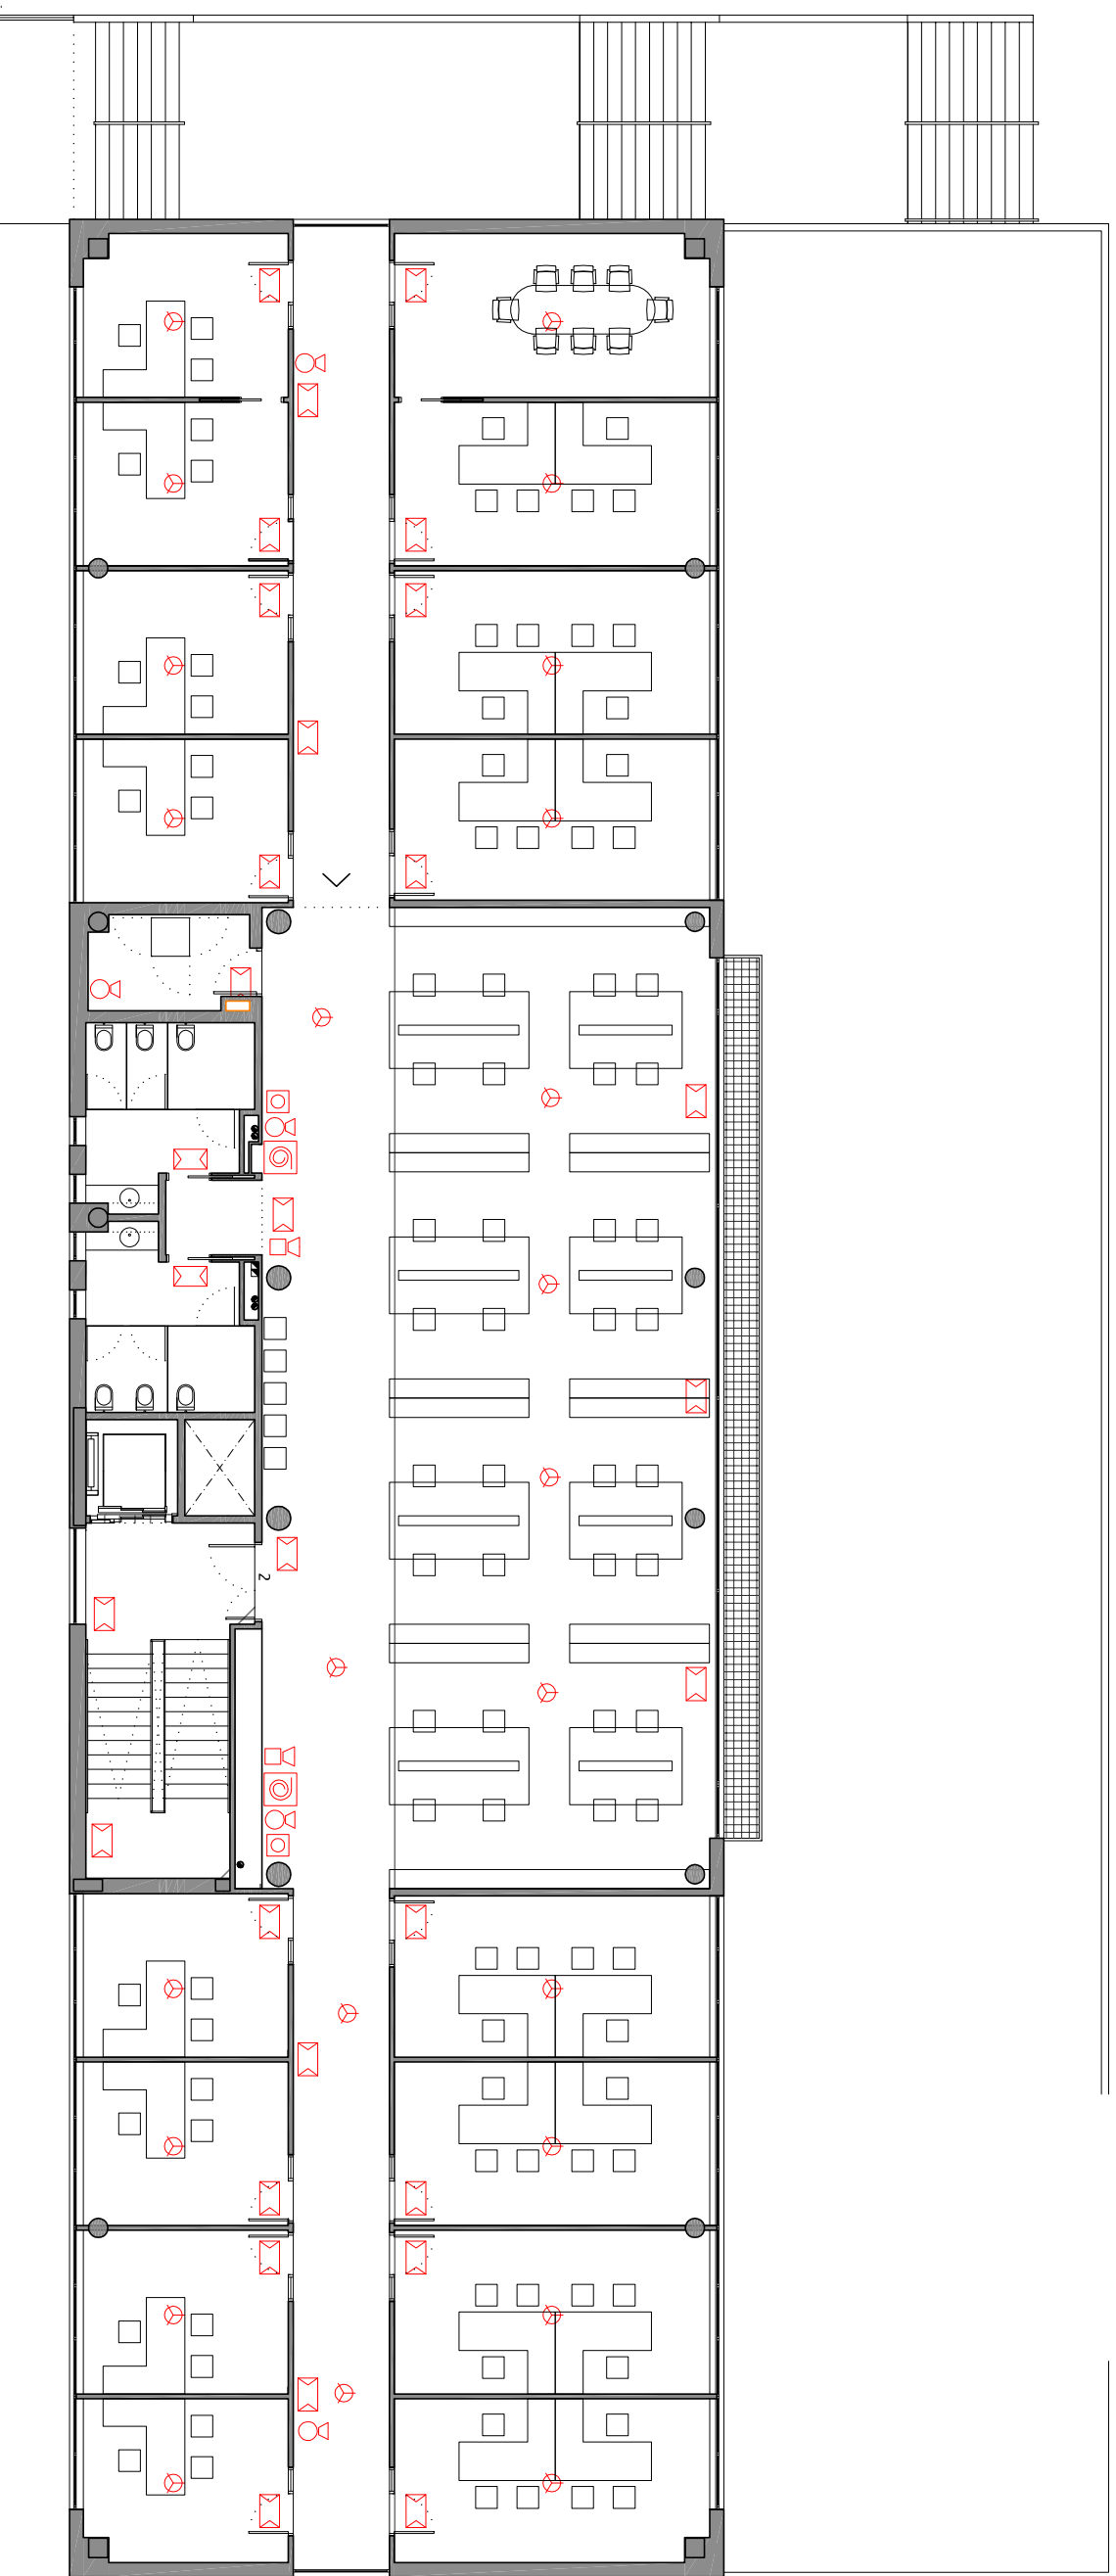

LEYENDA PROTECCION CONTRA INCENDIOS

	LUZ DE EMERGENCIA EMPOTRADA
	EXTINTOR 21A-1138
	BOCA DE INCENDIO EQUIPADA, 25mm
	SIRENA DEL SISTEMA DE ALARMA
	PULSADOR DE ALARMA
	DETECTOR OPTICO



UNIVERSIDAD DE SANTIAGO DE COMPOSTELA

CENTRO SINGULAR DE INVESTIGACIÓN EN TECNOLOGÍAS DE LA INVESTIGACIÓN

PLAN DE AUTOPROTECCION EDIFICIO CITIUS


LOCALIDAD SANTIAGO DE COMPOSTELA - A CORUNA

Nº DE PLANO PCI-03





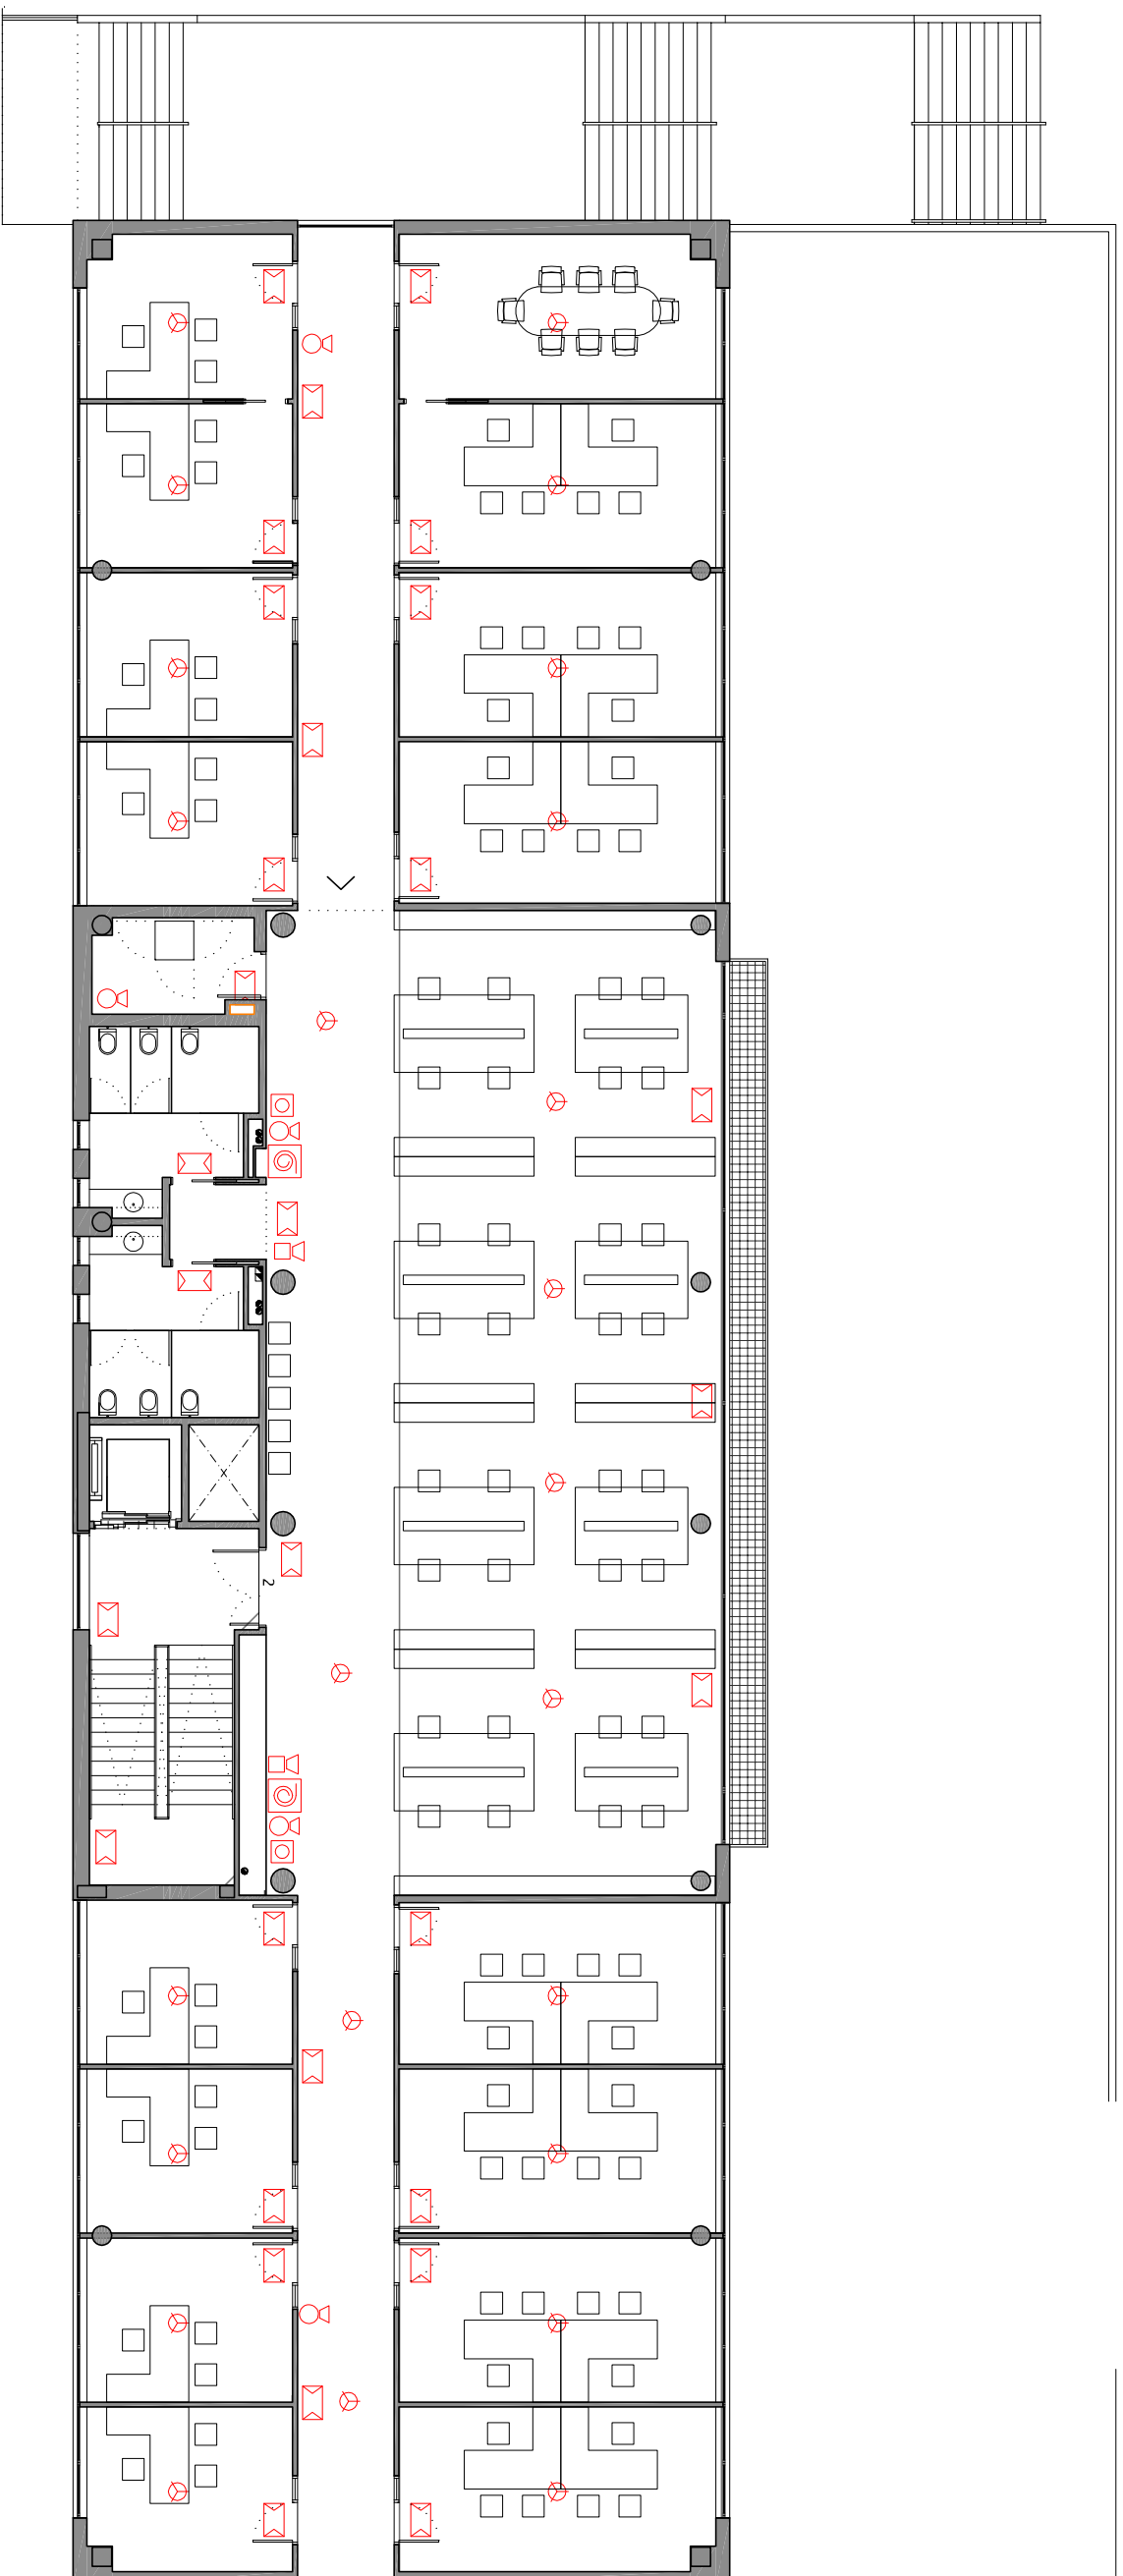

SOCIEDAD DE PREVENCIÓN ASEPEYO

PLANO  
 PROTECCIÓN CONTRA INCENDIOS. PLANTA PRIMERA

FECHA JULIO 2014  
 ESCALA 1:100



LEYENDA PROTECCION CONTRA INCENDIOS

	LUZ DE EMERGENCIA EMPOTRADA
	EXTINTOR 21A-113B
	BOCA DE INCENDIO EQUIPADA, 25mm
	SIRENA DEL SISTEMA DE ALARMA
	PULSADOR DE ALARMA
	DETECTOR OPTICO



UNIVERSIDAD  
DE  
SANTIAGO DE  
COMPOSTELA

CENTRO SINGULAR DE INVESTIGACIÓN EN  
TECNOLOGÍAS DE LA INVESTIGACIÓN

PLAN DE AUTOPROTECCION  
EDIFICIO CITIUS

LOCALIDAD  
SANTIAGO DE COMPOSTELA - A CORUNA

N.º DE PLANO  
PCI-04


SOCIEDAD DE PREVENCIÓN ASEPEYO

PLANO

PROTECCIÓN CONTRA INCENDIOS. PLANTA SEGUNDA

FECHA  
JULIO 2014

ESCALA  
1:100

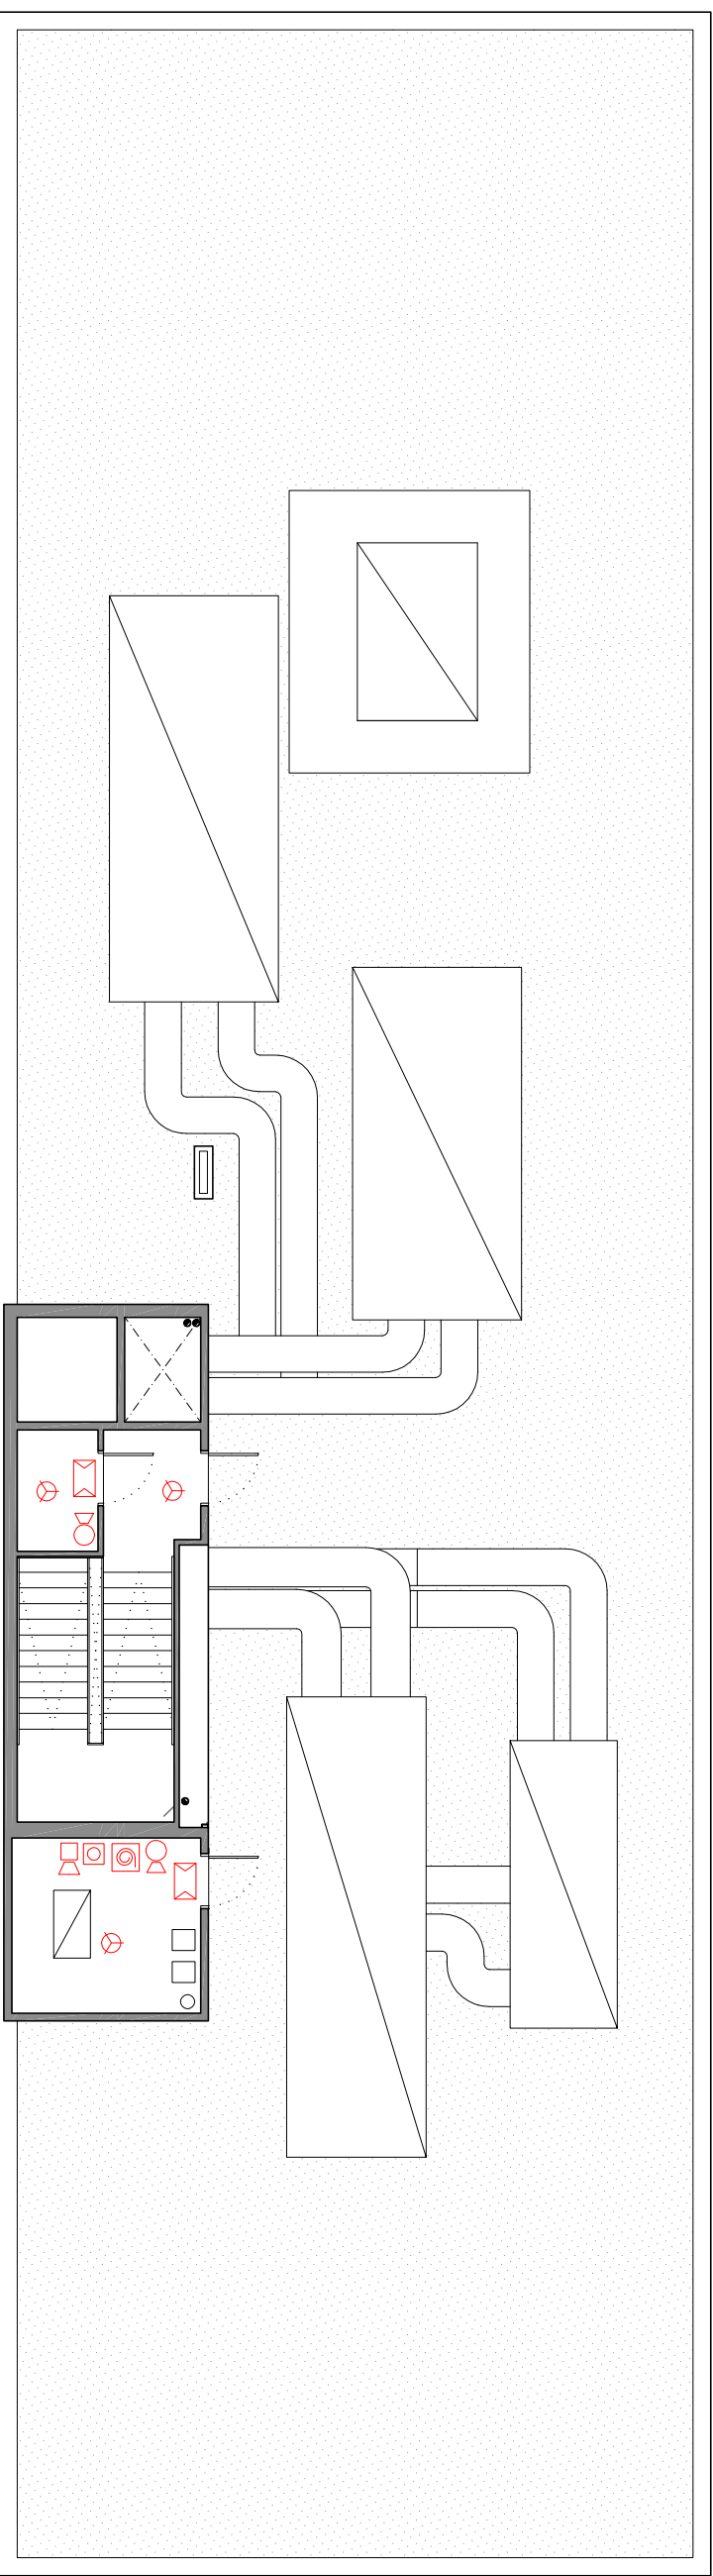

LEYENDA PROTECCION CONTRA INCENDIOS	
	LUZ DE EMERGENCIA EMPOTRADA
	EXTINTOR 21A-1138
	BOCA DE INCENDIO EQUIPADA, 25mm
	SIRENA DEL SISTEMA DE ALARMA
	PULSADOR DE ALARMA
	DETECTOR ÓPTICO



UNIVERSIDAD DE SANTIAGO DE COMPOSTELA

CENTRO SINGULAR DE INVESTIGACIÓN EN TECNOLOGÍAS DE LA INVESTIGACIÓN

PLAN DE AUTOPROTECCION EDIFICIO CITIUS

LOCALIDAD SANTIAGO DE COMPOSTELA - A CORUÑA

SOCIEDAD DE PREVENCIÓN ASEPEYO

N.º DE PLANO PCI-05

PLANO  
 PROTECCIÓN CONTRA INCENDIOS. CUBIERTA

FECHA JULIO 2014  
 ESCALA 1:100