

1	Investigación 1	107.07 m ²
2	Investigación 2	105.82 m ²
3	Investigación 3	106.27 m ²
4	Investigación 4	146.66 m ²
5	Área Multimedia	82.54 m ²
6	Área Robótica	96.40 m ²
7	Anexos	28.96 m ²

8	CPD+Anexo+Cuadros	55.33 m ²
9	Almacén	6.83 m ²
10	Distribuidor Aseos	3.10 m ²
11	Aseos 1	12.22 m ²
12	Aseos 2	12.22 m ²
13	Vestibulo escaleras	25.00 m ²
14	Escaleras	9.24 m ²



UNIVERSIDAD
DE
SANTIAGO DE
COMPOSTELA

CENTRO SINGULAR DE INVESTIGACIÓN EN
TECNOLOGÍAS DE LA INVESTIGACIÓN

PLAN DE AUTOPROTECCION
EDIFICIO CITIUS

LOCALIDAD
SANTIAGO DE COMPOSTELA - A CORUÑA

SOCIEDAD DE PREVENCIÓN ASEPEYO


N.º DE PLANO
DIS-01

PLANO

DISTRIBUCIÓN Y SUPERFICIE – SEMISÓTANO

FECHA
JULIO 2014

ESCALA
1:100

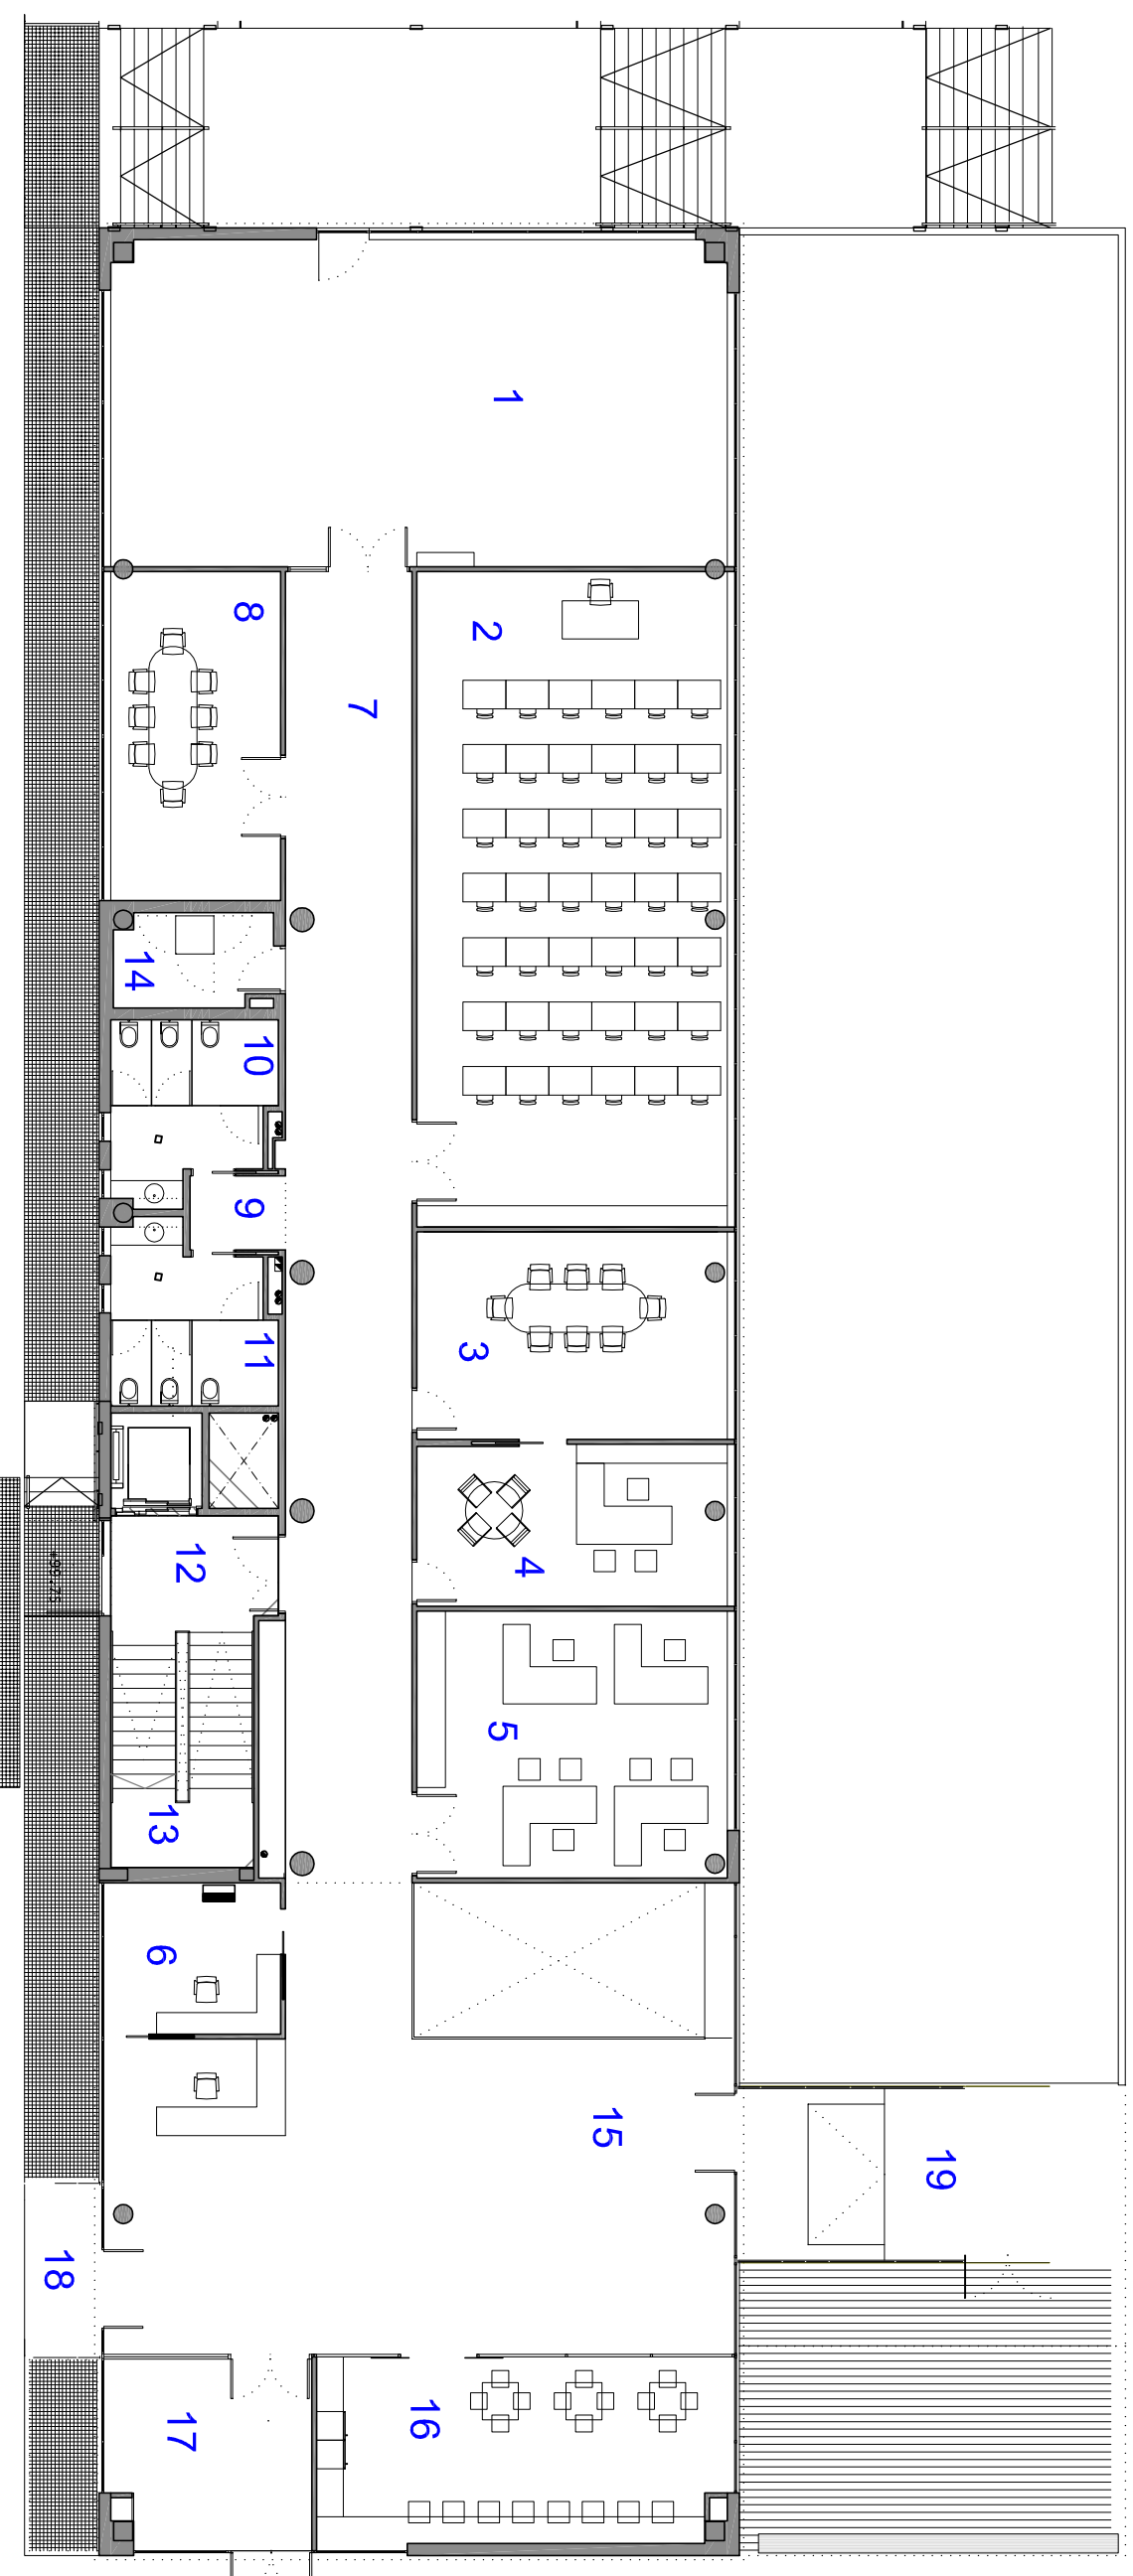

1	Investigación	88.55 m2
2	Seminarios	89.49 m2
3	Sala de Reuniones	28.33 m2
4	Dirección	22.14 m2
5	Secretaría	36.46 m2
6	Portería	11.79 m2
7	Pasillo	81.56 m2
8	Sala de Reuniones	24.52 m2
9	Distribuidor Aseos	3.10 m2
10	Aseos 1	12.22 m2

11	Aseos 2	12.22 m2
12	Vestíbulo escaleras	8.78 m2
13	Escaleras	14.79 m2
14	Rack	6.59 m2
15	Vestíbulo	87.96 m2
16	Área de descanso	34.30 m2
17	Acceso	16.29 m2
18	Conexión CIBUS	68 m2
19	Conexión CIQUS	77.05 m2



UNIVERSIDAD
DE
SANTIAGO DE
COMPOSTELA

CENTRO SINGULAR DE INVESTIGACIÓN EN
TECNOLOGÍAS DE LA INVESTIGACIÓN

PLAN DE AUTOPROTECCIÓN
EDIFICIO CITIUS

LOCALIDAD
SANTIAGO DE COMPOSTELA - A CURRUA

N.º DE PLANO
DIS-02


SOCIEDAD DE PREVENCIÓN ASEPEYO

PLANO

DISTRIBUCIÓN Y SUPERFICIE-PLANTA BAJA

FECHA
JULIO 2014

ESCALA
1:100

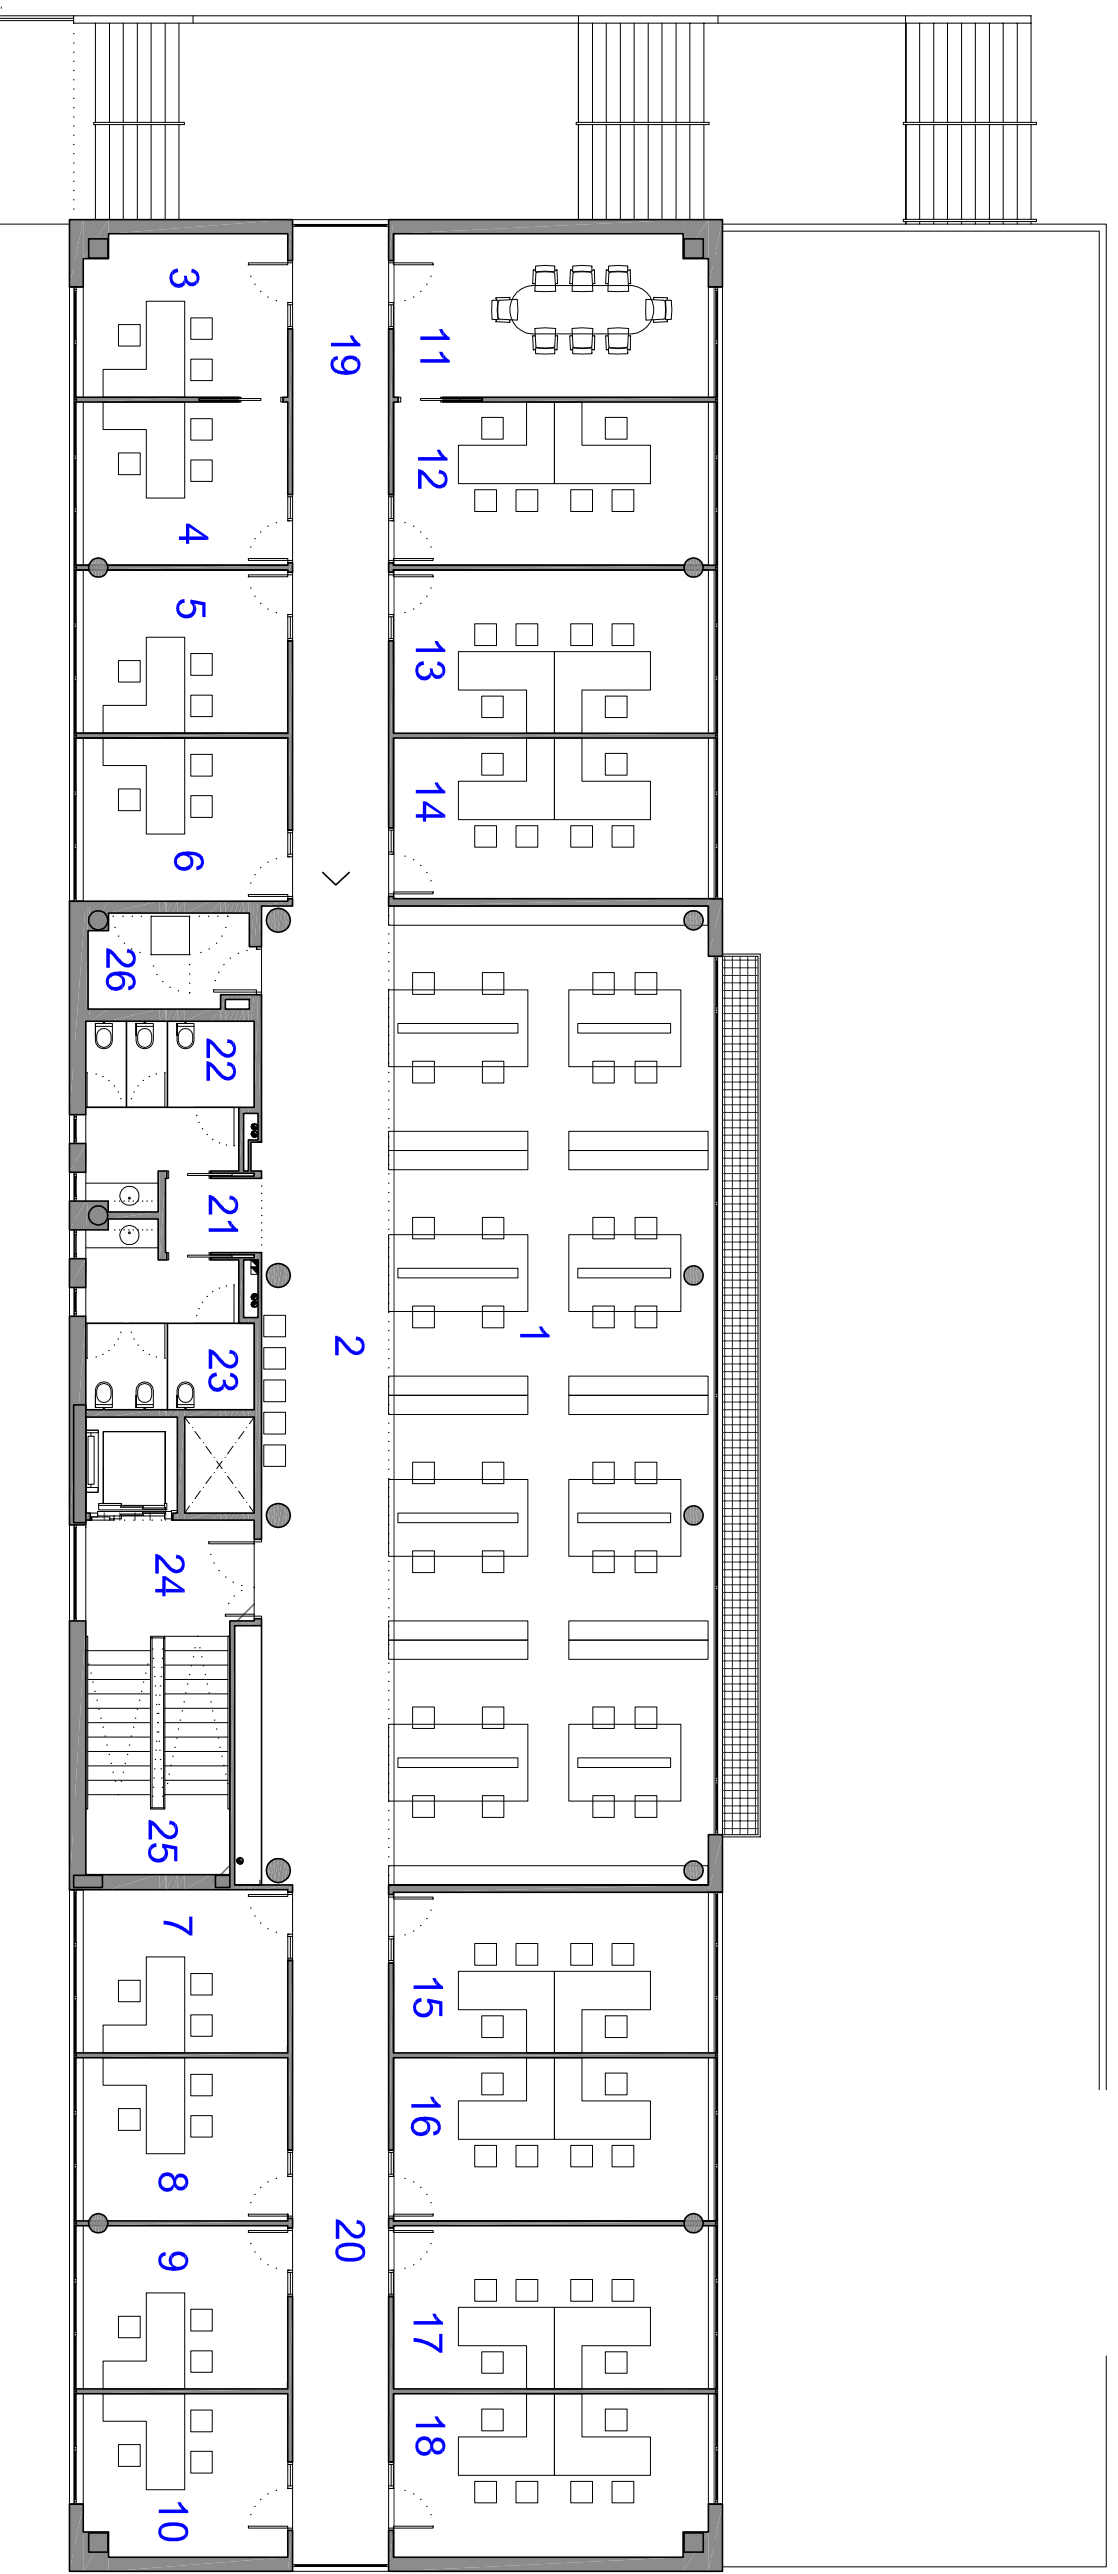

1	Investigación	135.88 m ²
2	Distribuidor	54.06 m ²
3	Despacho individual 1	14.53 m ²
4	Despacho individual 2	14.44 m ²
5	Despacho individual 3	14.44 m ²
6	Despacho individual 4	14.48 m ²
7	Despacho individual 5	14.48 m ²
8	Despacho individual 6	14.44 m ²
9	Despacho individual 7	14.44 m ²
10	Despacho individual 8	14.53 m ²
11	Sala de Reuniones	22.37 m ²
12	Despacho doble 1	22.26 m ²
13	Despacho doble 2	22.27 m ²

14	Despacho doble 3	22.31 m ²
15	Despacho doble 4	22.31 m ²
16	Despacho doble 5	22.27 m ²
17	Despacho doble 6	22.26 m ²
18	Despacho doble 7	22.37 m ²
19	Pasillo 1	28.32 m ²
20	Pasillo 2	22.27 m ²
21	Distribuidor Aseos	22.31 m ²
22	Aseos 1	22.31 m ²
23	Aseos 2	22.27 m ²
24	Vestibulo escaleras	22.26 m ²
25	Escaleras	22.37 m ²
26	Rack	28.32 m ²



UNIVERSIDAD
DE
SANTIAGO DE
COMPOSTELA

CENTRO SINGULAR DE INVESTIGACIÓN EN
TECNOLOGÍAS DE LA INVESTIGACIÓN

PLAN DE AUTOPROTECCION
EDIFICIO CITIUS

LOCALIDAD
SANTIAGO DE COMPOSTELA - A CURUNA

Nº DE PLANO
DIS-03

SOCIEDAD DE PREVENCIÓN ASEPEYO

PLANO

DISTRIBUCION Y SUPERFICIE – PLANTA PRIMERA

FECHA
JULIO 2014

ESCALA
1:100



1	Investigación	135.88 m2
2	Distribuidor	54.06 m2
3	Despacho individual 1	14.53 m2
4	Despacho individual 2	14.44 m2
5	Despacho individual 3	14.44 m2
6	Despacho individual 4	14.48 m2
7	Despacho individual 5	14.48 m2
8	Despacho individual 6	14.44 m2
9	Despacho individual 7	14.44 m2
10	Despacho individual 8	14.53 m2
11	Sala de Reuniones	22.37 m2
12	Despacho doble 1	22.26 m2
13	Despacho doble 2	22.27 m2

14	Despacho doble 3	22.31 m2
15	Despacho doble 4	22.31 m2
16	Despacho doble 5	22.27 m2
17	Despacho doble 6	22.26 m2
18	Despacho doble 7	22.37 m2
19	Pasillo 1	28.32 m2
20	Pasillo 2	22.27 m2
21	Distribuidor Aseos	22.31 m2
22	Aseos 1	22.31 m2
23	Aseos 2	22.27 m2
24	Vestibulo escaleras	22.26 m2
25	Escaleras	22.37 m2
26	Rack	28.32 m2



UNIVERSIDAD
DE
SANTIAGO DE
COMPOSTELA

CENTRO SINGULAR DE INVESTIGACIÓN EN
TECNOLOGÍAS DE LA INVESTIGACIÓN

PLAN DE AUTOPROTECCION
EDIFICIO CITIUS

LOCALIDAD
SANTIAGO DE COMPOSTELA - A CORUNA

Nº DE PLANO
DIS-04


SOCIEDAD DE PREVENCIÓN ASEPEYO

PLANO

DISTRIBUCION Y SUPERFICIE – PLANTA SEGUNDA

FECHA
JULIO 2014

ESCALA
1:100

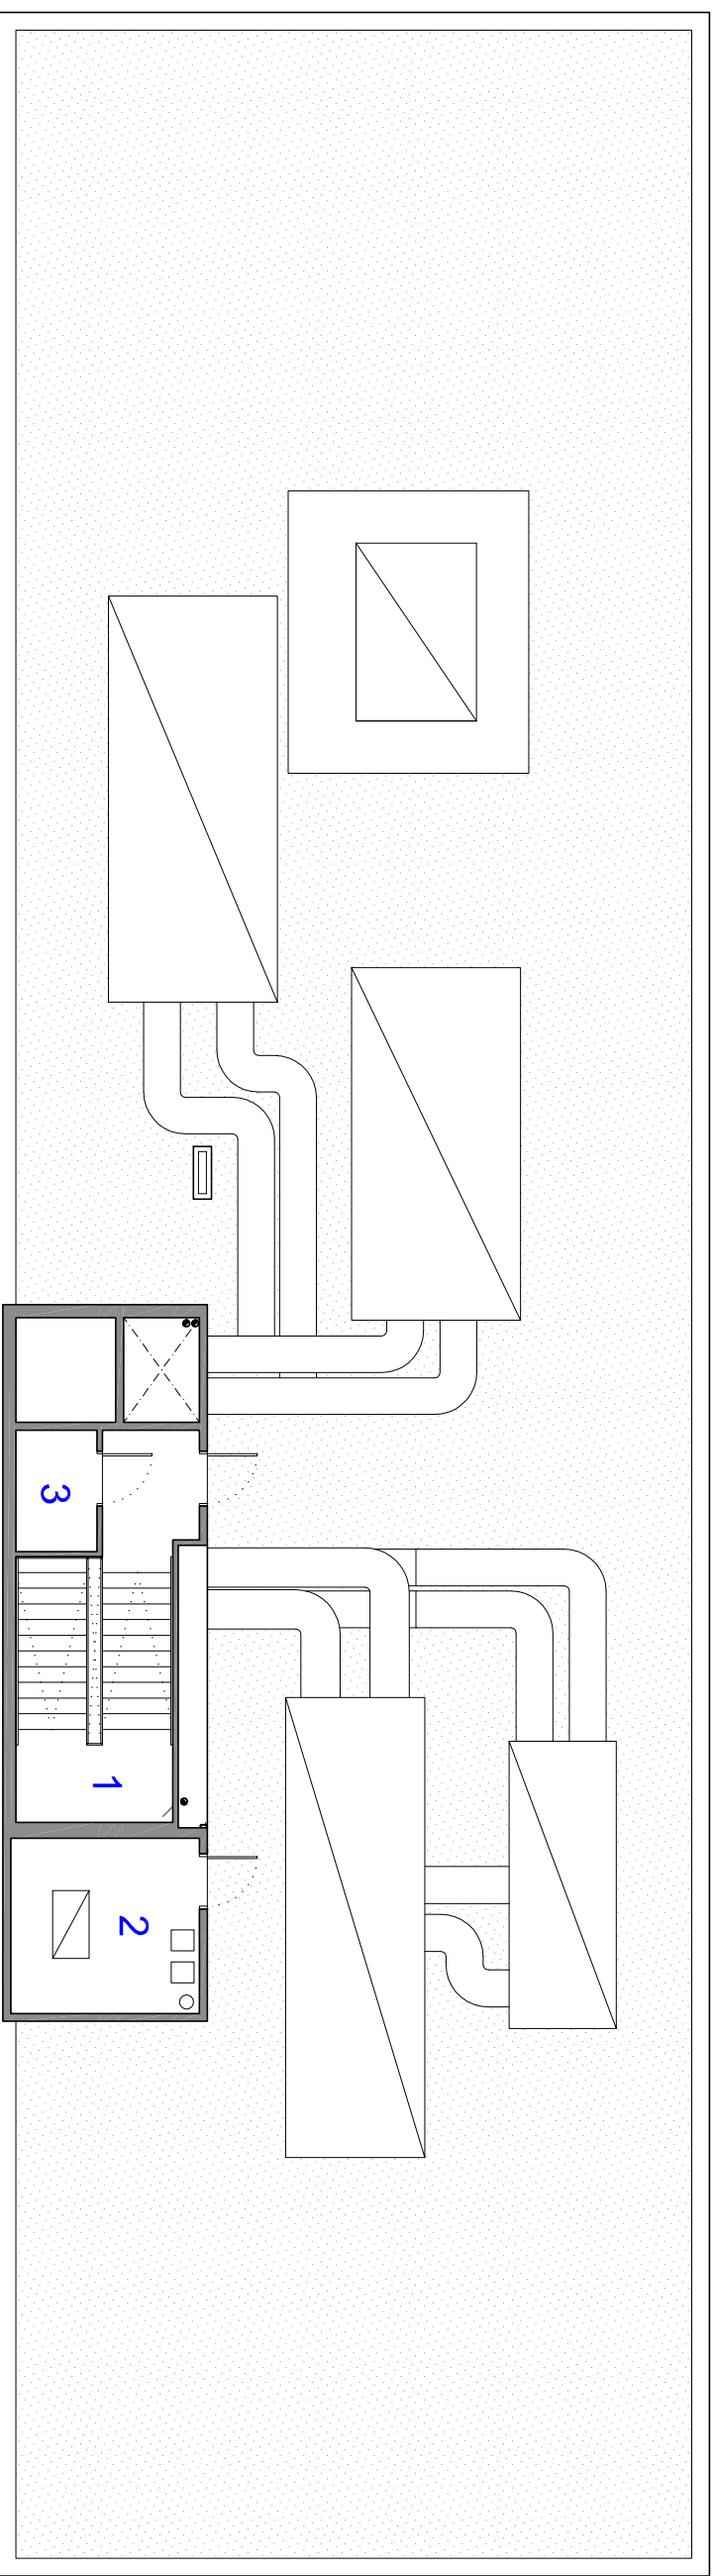

1	Escaleras	19,73 m ²
2	Sala de calderas	12,09 m ²
3	Cuadros eléctricos	3,60 m ²



UNIVERSIDAD
DE
SANTIAGO DE
COMPOSTELA

CENTRO SINGULAR DE INVESTIGACIÓN EN
TECNOLOGÍAS DE LA INVESTIGACIÓN

PLAN DE AUTOPROTECCIÓN
EDIFICIO CITIUS

LOCALIDAD
SANTIAGO DE COMPOSTELA - A CORUÑA

N.º DE PLANO
PCI-05

SOCIEDAD DE PREVENCIÓN ASEPEYO

PLANO

DISTRIBUCIÓN Y SUPERFICIE. CUBIERTA

FECHA
JULIO 2014

ESCALA
1:100